


# RZUT PARTERU – INSTALACJE KANALIZACJI SANITARNEJ

Skala 1:100

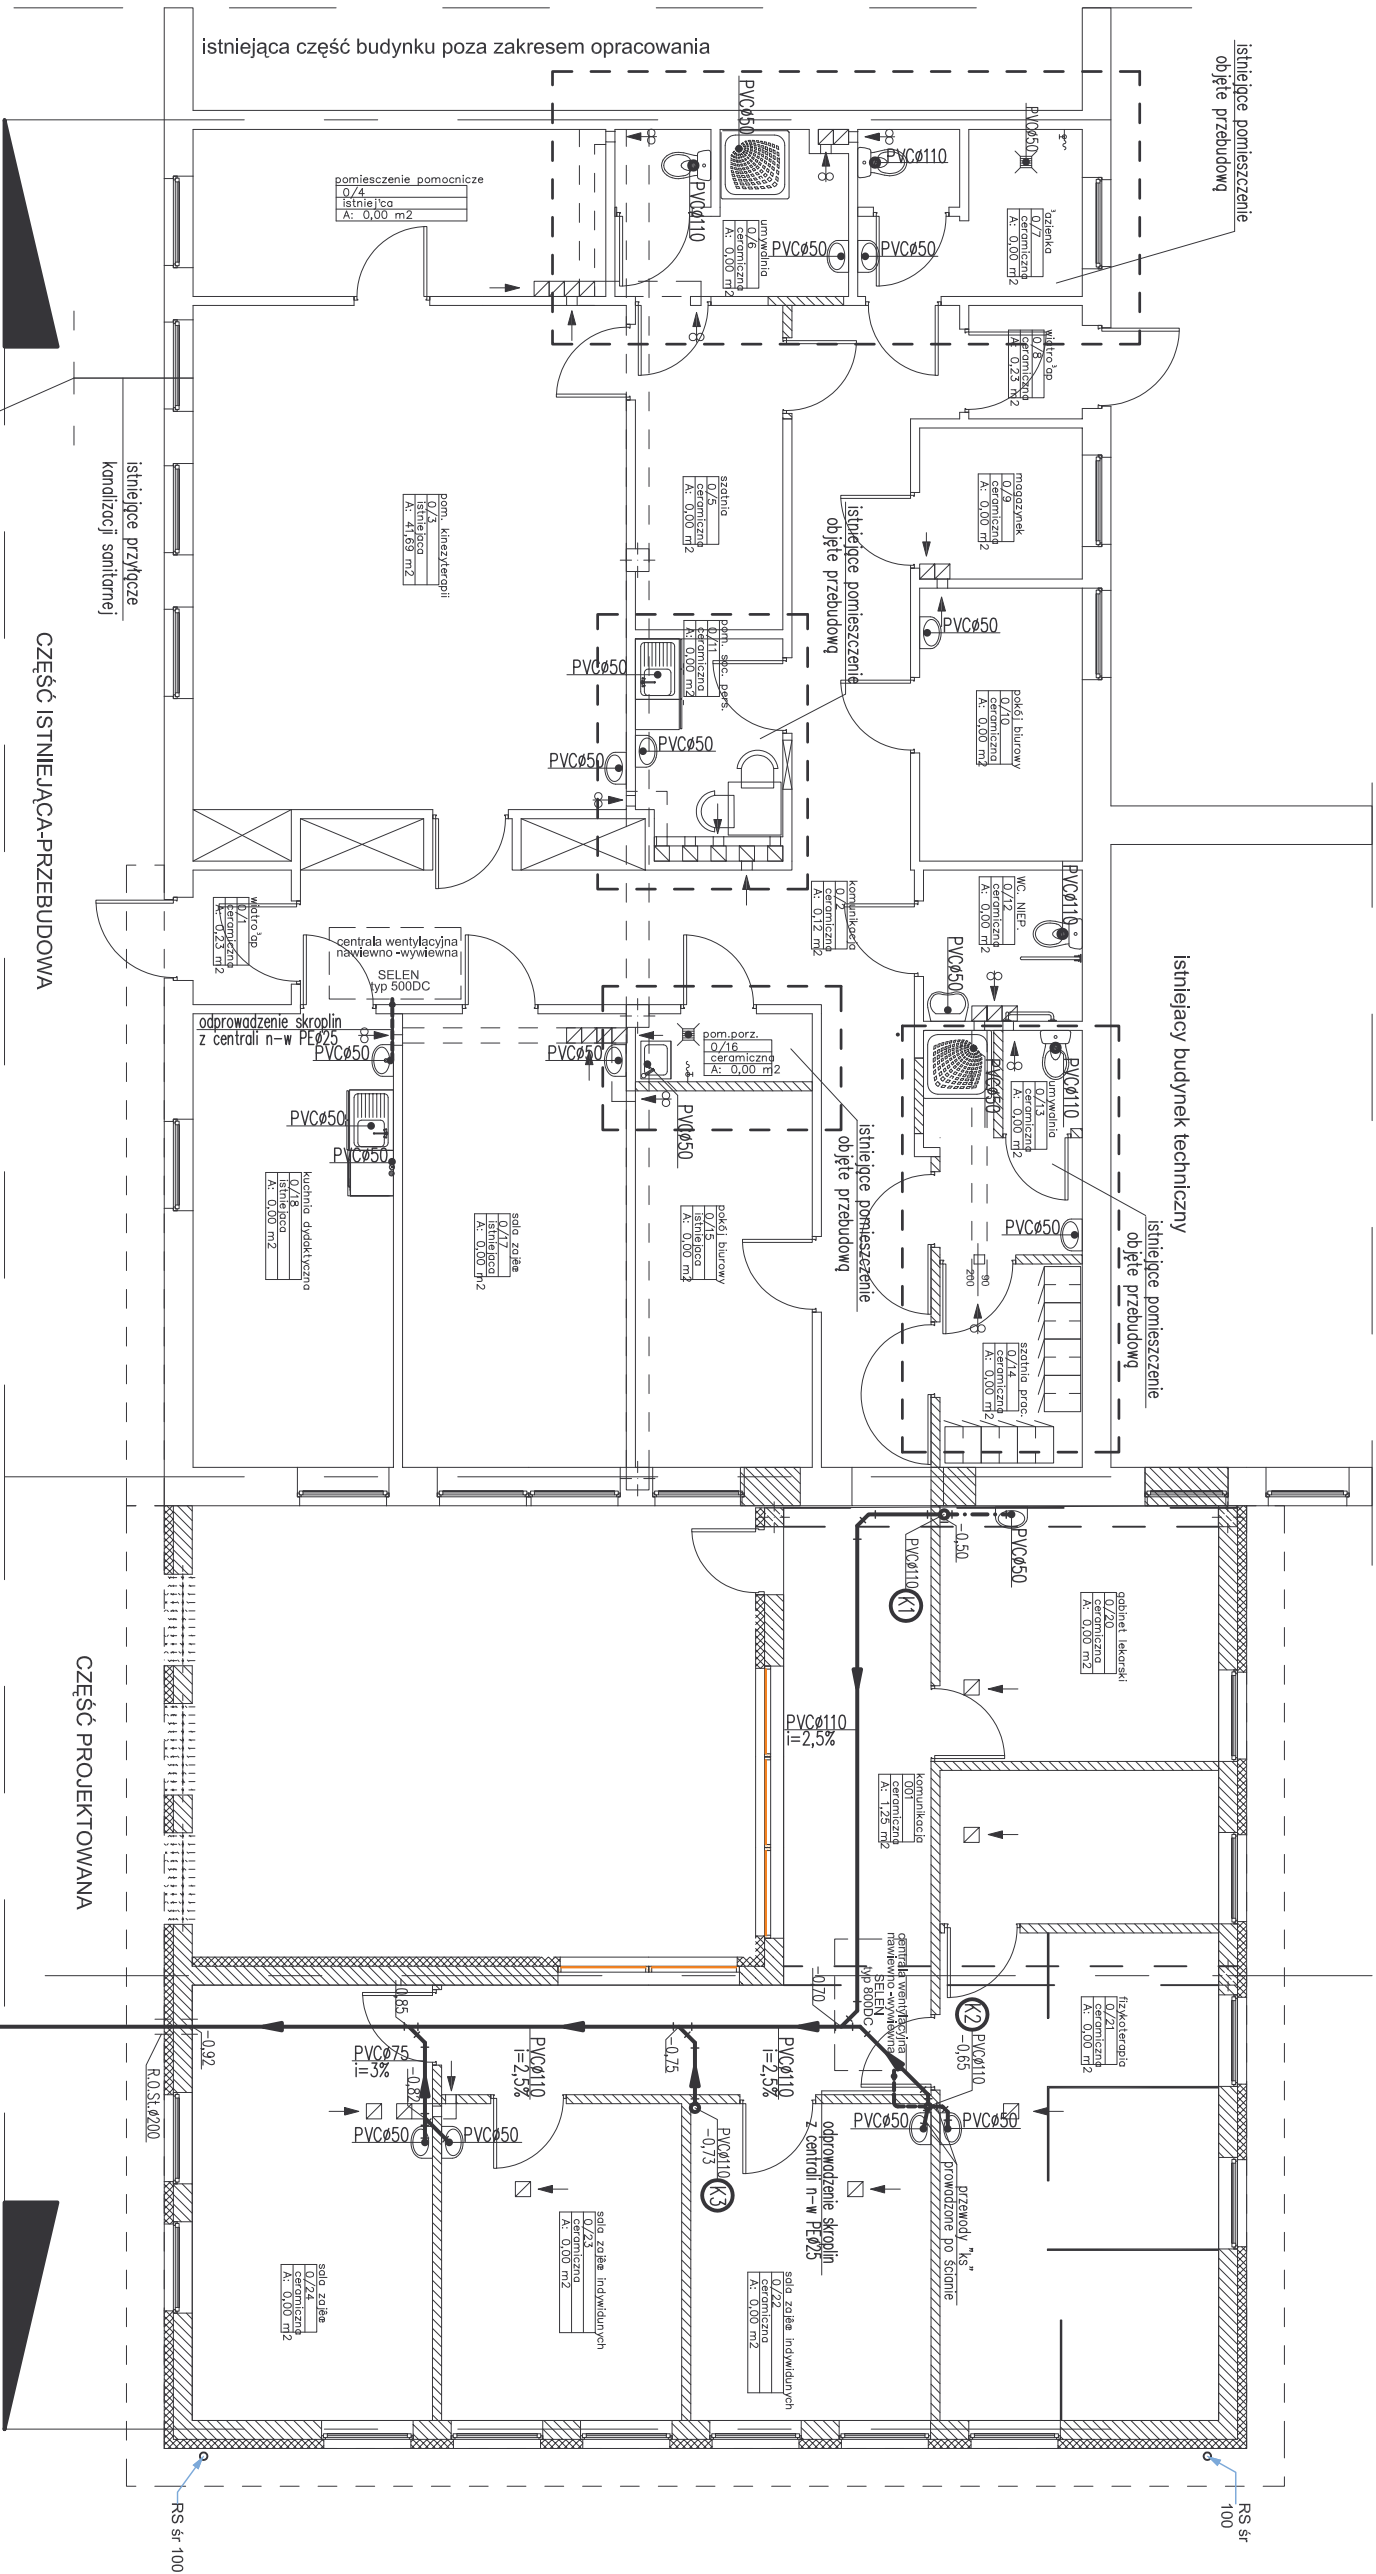

UWAGA!  
Odprowadzenie ścieków z przyrządów sanitarnych części istniejącej do istniejących przewodów kanalizacji sanitarnej

UWAGA!  
W projektowanym budynku poziomy kanalizacyjny wykonat w momencie wykonywania płyty betonowej

— projektowane przewody kanalizacji sanitarnej  
- - - - - prowadzone w posadzce  
- - - - - projektowane przewody kanalizacji sanitarnej prowadzone po ścianie

Beata Mazurek - Architekt				
ul. Szydłówek Górny 1c/16 25-411 Kielce, tel. 600 37 50 57				
Temat:	PRZEBUDOWA I ROZBUDOWA DOMU ŚRODOWISKOWEGO DLA MŁODZIEŻY AUTYSTYCZNEJ			
Adres:	Ul. Mieszka I nr 79 na części działki nr ew. 1118/2 obręb 0009			
Inwestor:	MOPR ul. Studzienna 2, 25-544 Kielce			
Tyt. rys:	RZUT PARTERU-INSTALACJE KANALIZACJI SANITARNEJ			
Faza:	PROJEKT BUDOWLANY			
Branża:	SANITARNA		Skala :	1 : 100
Projektował:	mgr inż. Andrzej Simla		Nr upr.	Podpis
Opracował:	inż. Anna Gregulska		218/KI/74	12.2009
Sprawił:	mgr inż. Kazimierz Bogdan		Nr rys-	IS3