


RZUT PARTERU – INSTALACJE C.O.
Skala 1:100

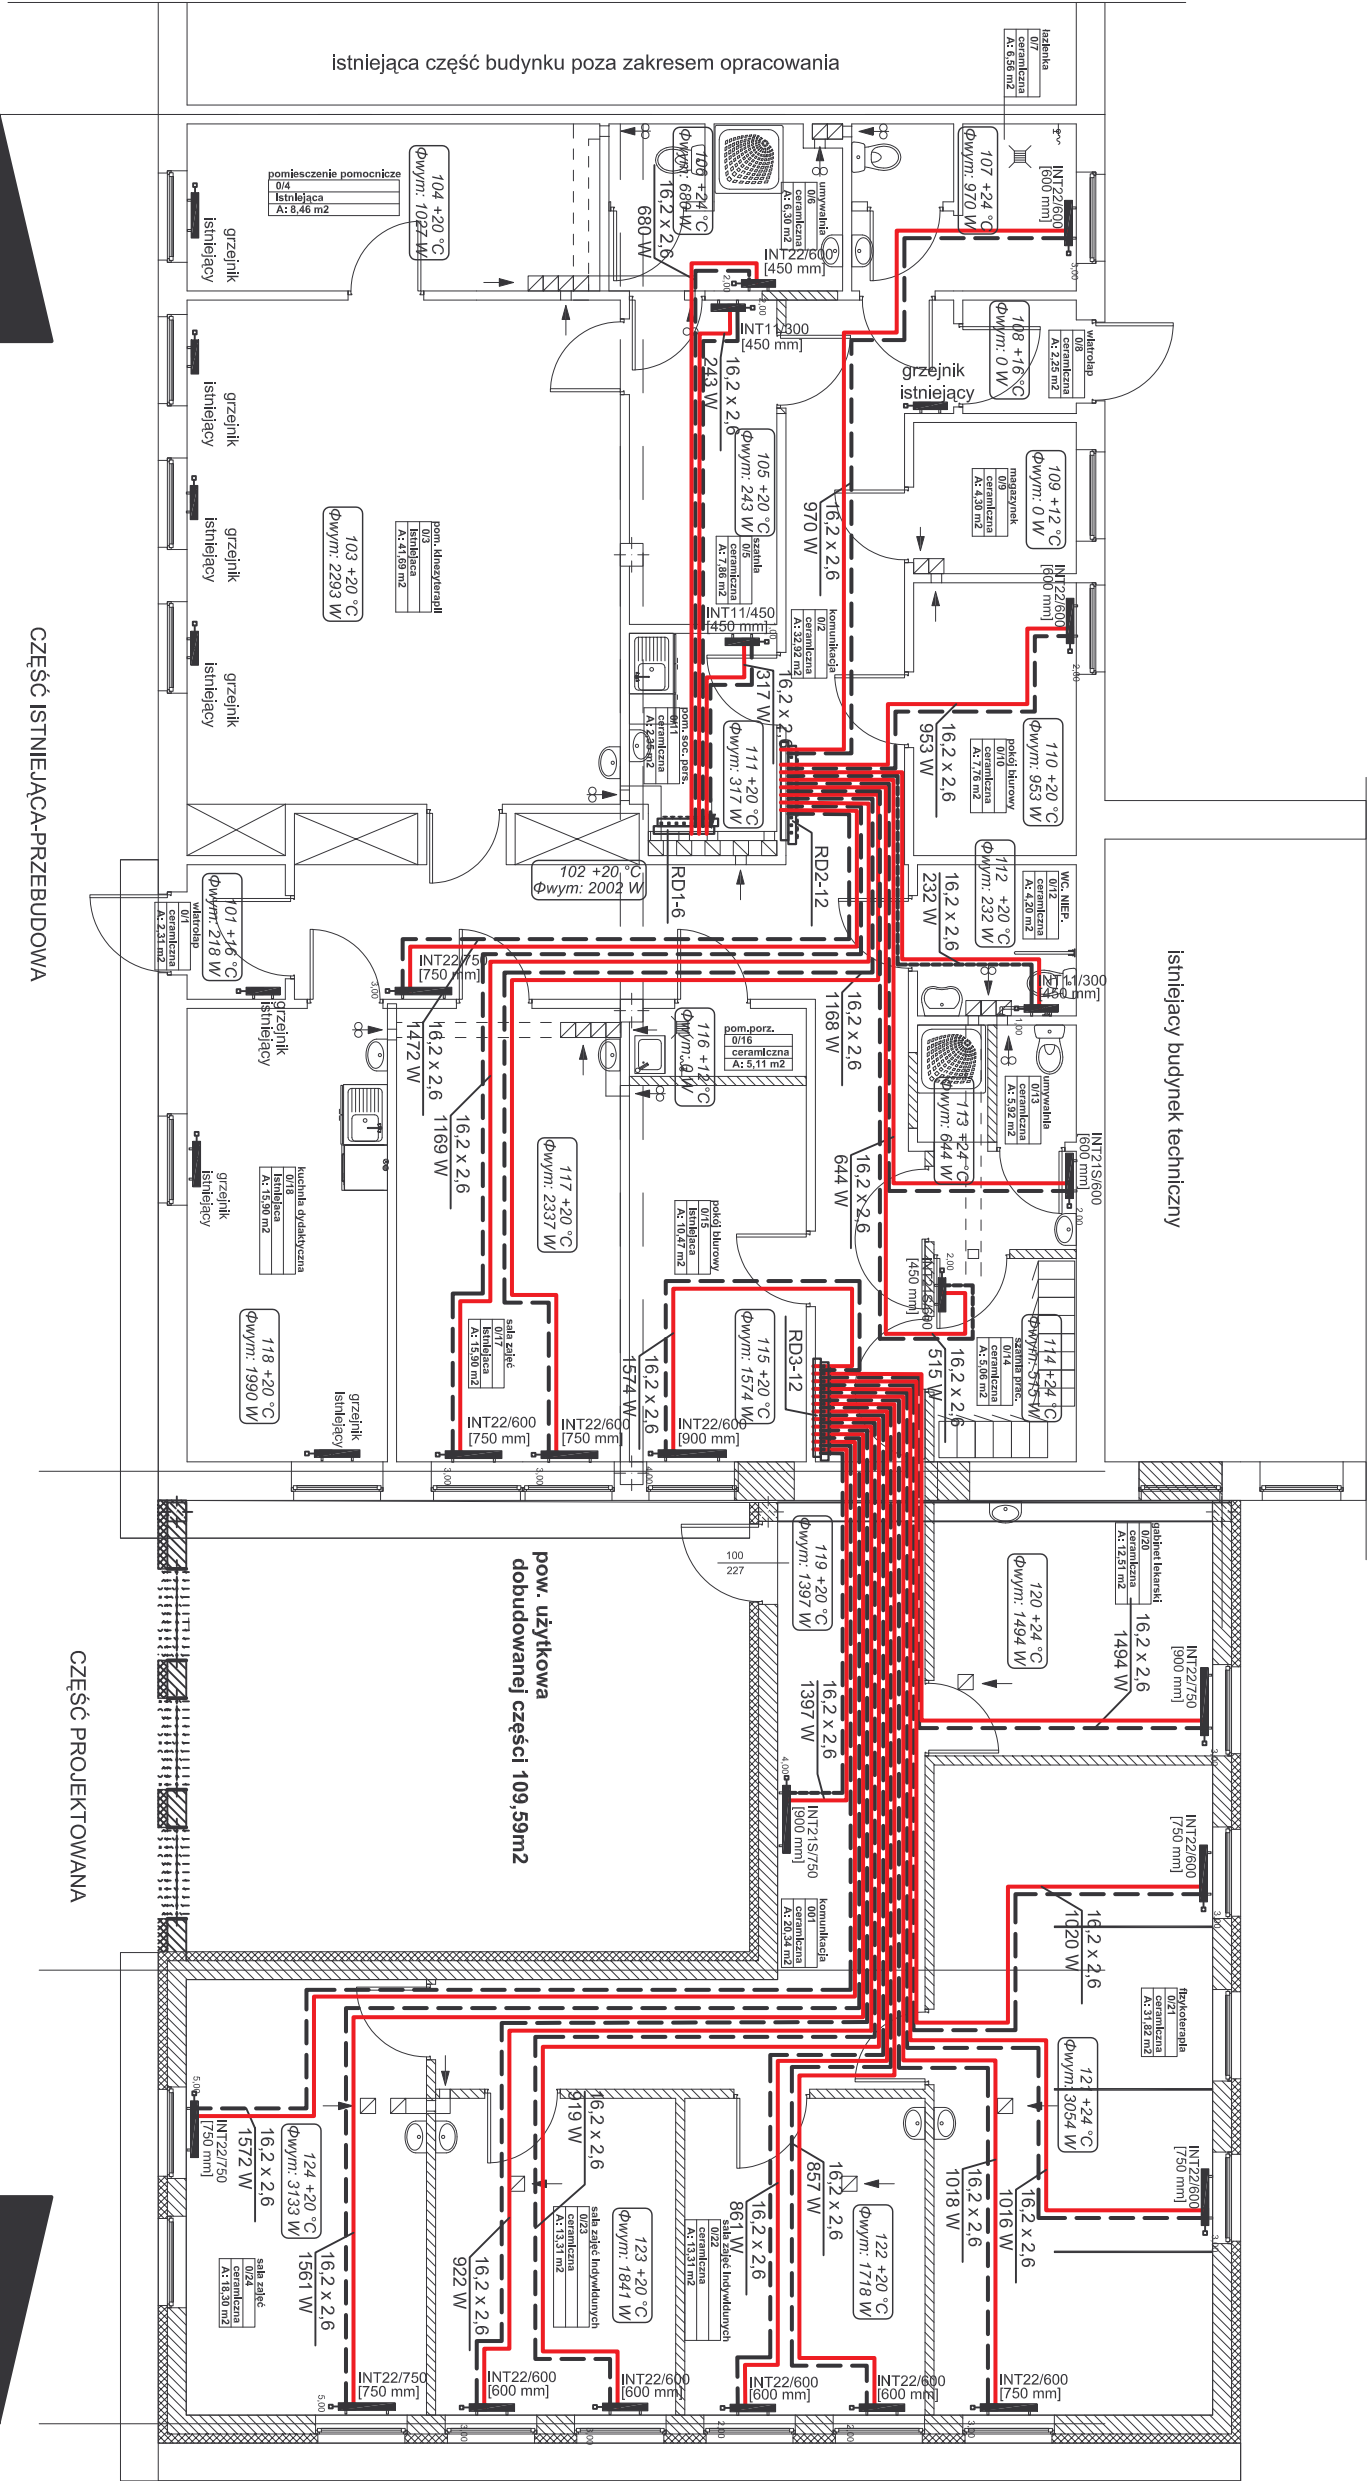

Uwagi:

- Istniejące rozdzielacze RD1-6 i RD2-12 są wymieniane ze względu na większą ilość obiegów grzewczych

Beata Mazurek - Architekt			
ul. Szydłówek Górny 1c/16 25-411 Kielce, tel. 600 37 50 57			
Temat:	PRZEBUDOWA I ROZBUDOWA DOMU ŚRODOWISKOWEGO DLA MŁODZIEŻY AUTYSTYCZNEJ		
Adres:	Ul. Mieszka I nr 79 na części działki nr ew. 1118/2 obręb 0009		
Inwestor:	MOPR		
Tył. rys:	RZUT PARTERU-INSTALACJE KANALIZACJI SANITARNEJ		
Faza:	PROJEKT BUDOWLANY		
Branża:	SANITARNA		
Projektował:	mgr inż. Andrzej Simla	Skala : 1 : 100 Podpis 12.2009	
Opracował:	inż. Anna Gregulska		
Sprawił:	mgr inż. Kazimierz Bogdan	Nr rys. IS4	